



LEGENDA



Navržené IS

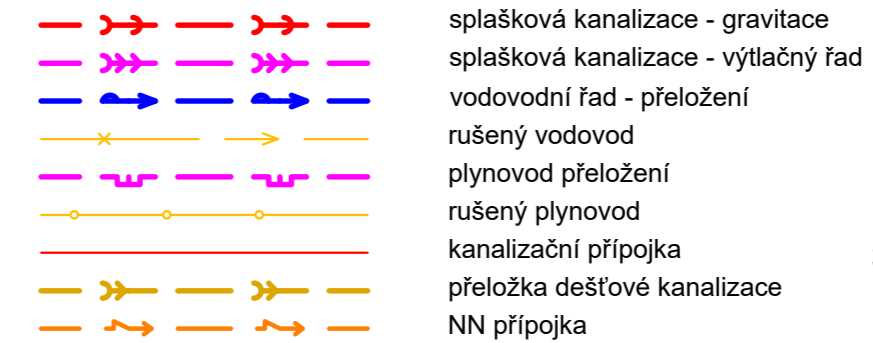

Stávající IS

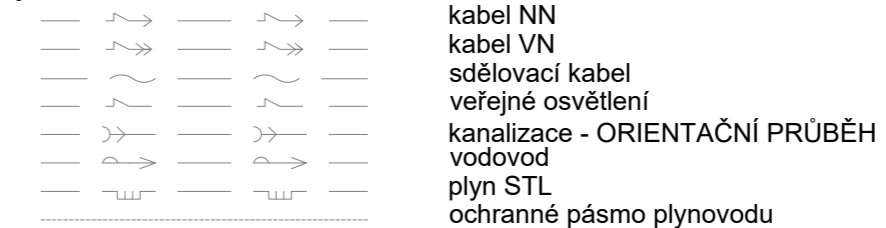


 Ostatní

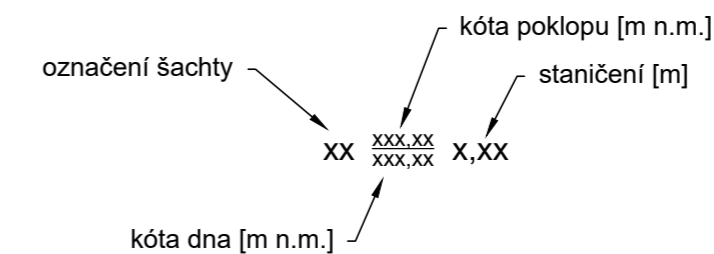


SOUŘADNICOVÝ SYSTÉM
VÝŠKOVÝ SYSTÉM

JTSK
BPV

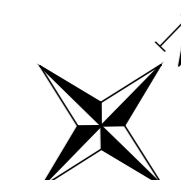

KLAD LISTŮ

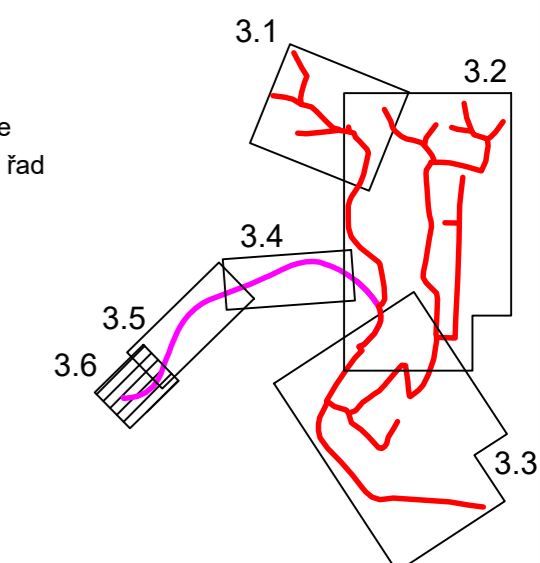

Poznámka:

Inženýrské sítě jsou zakresleny pouze informativně, před započítím prací je nutné inženýrské sítě přesně vytyčit.
Před započítím prací je nutné vytyčit hranice pozemků.

Kreslil: ING. O. VOLHEJN	Projektant: ING. O. VOLHEJN	Hlavní projektant: ING. MGR. P. DVOŘÁK	Technická kontrola: ING. P. KASAL, Ph.D.
Umístění stavby: Kraj: LIBERECKÝ KRAJ	Obec: BENEŠOV U SEMIL		
Investor: OBEC BENEŠOV U SEMIL	Soubor: Benesov_u_Semil_situace.dwg		
Název stavby: PD – Kanalizace a ČOV Benešov u Semil			
Formát: 3*A4		Datum: 11/2022	
Stupeň: DUR		Číslo paré:	
Zakázka: 5292/002		Měřítko: 1:500	
Příloha: Koordinanční situace 6		Číslo přílohy: C.3.6	

